


UWAGI I OZNACZENIA:

- PRZEWODY WODY ZIMNEJ, CIEPŁEJ I CYRKULACJI Z RUR ZE STALI NIERDZEWNEJ Z POŁĄCZENIEM NA ZACISKI Z PIERŚCIENIAMI USZCZELNIAJĄCYMI TYPU "M" (O-RING) + IZOLACJA GRUBOŚCI W/G WYMAGAŃ RMI Z DNIA 12 KWIEŹNIA 2002 R. (DZ.U. NR 75, POZ. 690)
- PRZEWODY PIONOWE WODY ZIMNEJ, CIEPŁEJ I CYRKULACJI WODY CIEPŁEJ + IZOLACJA GRUBOŚCI W/G WYMAGAŃ RMI Z DNIA 12 KWIEŹNIA 2002 R. (DZ.U. NR 75, POZ. 690)
- ISTNIEJĄCE BATERIE UMYWALKOWE DO WYMIANY NA NOWE ENERGOOSZCZĘDNE
- ISTNIEJĄCE BATERIE PRYSZNICOWE DO WYMIANY NA NOWE ENERGOOSZCZĘDNE

SPIS POMIESZCZEŃ - PARTER		
1.01	komunikacja	7,5000
1.02	komunikacja	40,4100
1.03	szatnia	10,0800
1.04	sala zajęć korekcyjnych	28,4100
1.05	sala zajęć korekcyjnych	17,1400
1.06	sala integracji sensorycznej	29,0700
1.07	sala przedszkola	23,8200
1.08	sala przedszkola	10,2900
1.09	sala przedszkola	15,6200
1.10	wiatrołap	3,6300
1.11	komunikacja	14,9800
1.12	sala przedszkola	12,5800
1.13	łazienka	9,0500
1.14	sala przedszkola	8,6100

1.15	sala przedszkola	6,9000
1.16	klatka schodowa	10,9100
1.17	sala zajęć	11,5900
1.18	łazienka	6,0800
1.19	sala zajęć gastronomicznych	25,8100
1.20	łazienka	8,5800
1.21	sala zajęć korekcyjnych	9,3600
1.22	klatka schodowa	51,5100
1.23	komunikacja	8,6000
1.24	kuchenne zmywalnia	12,2400
1.25	mag. podręczny	3,5700
1.26	przedsionek	4,4800
1.27	kuchnia	36,7200
1.28	stółówka	51,5300
RAZEM:		
M:		

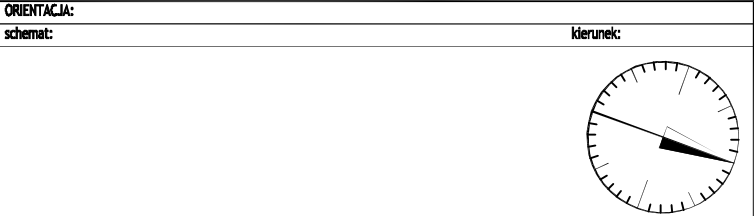

- UWAGI:
- Rysunek należy rozpatrywać równolegle z projektami branżowymi;
 - W zakresie nieokreślonym w dokumentacji projektowej obowiązują:
 - Prawo Budowlane oraz obowiązujące "warunki techniczne", ustawy i rozporządzenia;
 - Warunki Techniczne Wykonania i Odbioru Robót Budowlanych (wg ITB);
 - obowiązujące Normy (wg P.K.N.);
 - instrukcje i wytyczne producentów i dostawców materiałów budowlanych i instalacyjnych;
 - Przed przystąpieniem do realizacji, w fazie wykonawczej, wszystkie wymiary należy sprawdzić na budowie;
 - WSZELKIE PRACE WYKONAĆ ZGODNIE Z TECHNOLOGIĄ PRODUCENTA Z UŻYCIEM SYSTEMOWYCH AKCESORIÓW, ZGODNIE ZE SZTUKĄ BUDOWLANĄ;
 - INWENTARYZACJA ZOSTAŁA OPRACOWANA W ZAKRESIE NIEZBĘDNYM DO WYKONANIA ROBÓT BUDOWLANYCH;

NAZWA_TAB

Centrum Projektu EKO-INVEST Sp. z o.o
ul. Klemensa Janickiego 20B, 60-542 Poznań

temat:	Docieplenie budynku Dydaktyczno - Wychowawczego Zespołu Placówek Edukacyjno - Wychowawczych w ramach zadania: "Kompleksowa termomodernizacja budynków użyteczności publicznej z zakresu opieki zdrowotnej i oświaty w Gołdapi, stanowiących własność Powiatu Gołdapskiego		
obiekt:	Budynek Dydaktyczno - Wychowawczy Zespołu Placówek Edukacyjno - Wychowawczych ul. Wojska Polskiego 18, 19-500 Gołdap, dz. nr 1042/2, jednostka ewid. Gołdap, powiat gołdapski		
inwestor:	Powiat Gołdapski ul. Krótka 1, 19-500 Gołdap		data: 01.2017r.
Projektant GI:	mgr inż. Małgorzata Roszkowska	SUW - 6/90/PDL/0035/OWOS/05 w spec. instalacyjno-inżynieryjnej	numer uprawnień: podpis:
Sprawdzający:	mgr inż. Zdzisław Ściegaj	SUW - 12/90 w spec. instalacyjno-inżynieryjnej	
tytuł rysunku:	Rzut parteru - instalacja wody		skala: 1:100
część rys.:	branża: Sanitarna	faza projektu: P. Budowlany	format arkusza: 297x660
1/1			numer rysunku: S-03
Projekt stworzony programem AutoCAD - DLA FRYMUSIUSZ - Wszelkie prawa zastrzeżone / All rights reserved. Powołanie na: opracowanie, wykonanie, wykończenie, wykończenie, wykończenie			